

SÍTĚ A OBJEKTY NAVRŽENÉ:

- VODOVOD PE100-RC D90x8.2 SDR 11, PN16 modré tyče - 380,15m
- KANAL. SPLÁŠKOVÁ TLAKOVÁ - PE100-RC d75x6.8 SDR 11 PN16 - 226,5m
- KABEL. VEDENÍ NN 1kV cca 305m (NENÍ PŘEDMĚTEM PD)
- VEŘ. OSVĚTLENÍ CYKY 4J x 10mm² - 368,50m + 14x STOŽÁR
- CHRÁNIČKA PRO OPTICKÉ KABELY - 420,0m
- RETENČNÍ OBJEKTY S ŘÍZENÝM ODTOKEM
- CHRÁNIČKA

LEGENDA:


- HRANICE POZEMKŮ DL KN
- NOVÉ HRANICE POZEMKŮ
- STAVEBNÍ ČÁRA

SÍTĚ STÁVAJÍCÍ:

- VODOVOD PVC 90
- PLYNOVOD
- KANALIZACE SPL. PVC 300
- KANALIZACE DEŠT. PVC 300
- KABEL. VEDENÍ NN 1kV
- SDĚLOVACÍ KABEL. VEDENÍ
- VEŘEJNÉ OSVĚTLENÍ

LEGENDA ZELENĚ:

- Jedle kavkazská (Abies nordmanniana) 1ks
- Třešeň chrupka 7ks
- Třešeň srdcovka 6ks
- Kala - šedky obecné (Syringa vulgaris) v barev fóliová a bílá 6+6=12ks

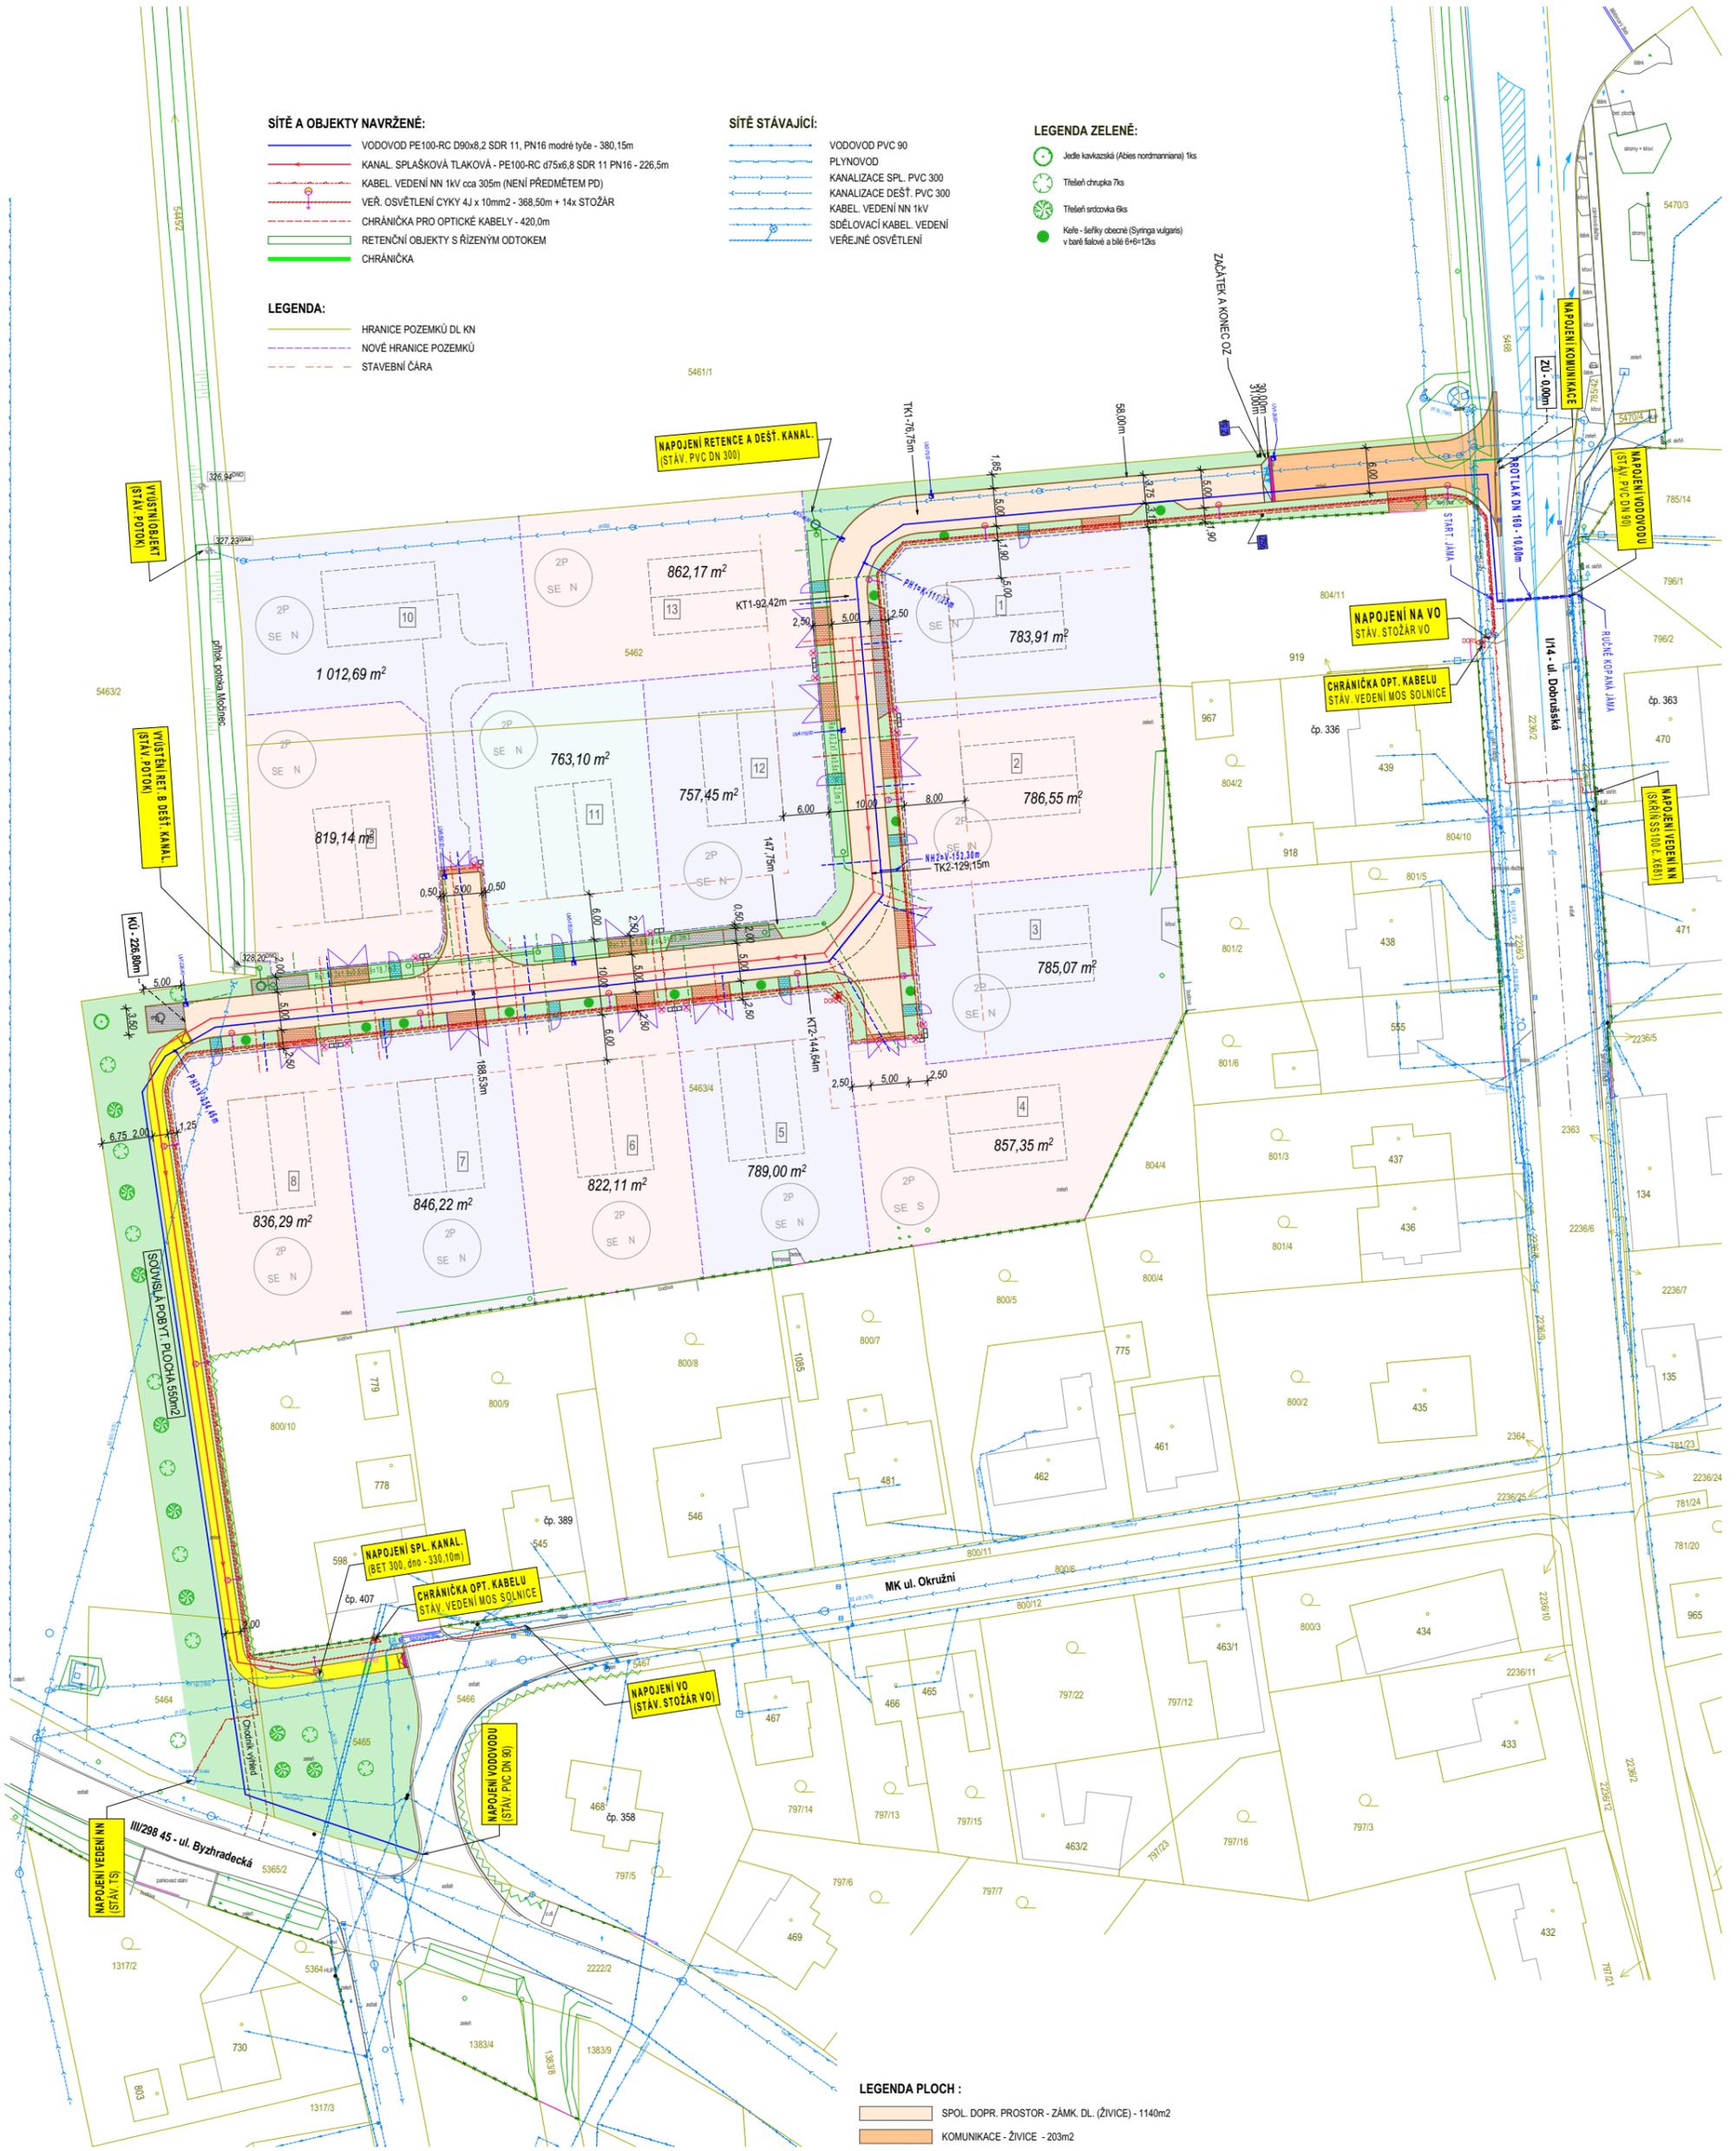

LEGENDA PLOCH:

- SPOL. DOPR. PROSTOR - ZÁMK. DL. (ŽIVICE) - 1140m²
- KOMUNIKACE - ŽIVICE - 203m²
- SJEZDY - ZÁMK. DL. ŠEDÁ - 136m²
- PARK. STÁNÍ - ZÁMK. DL. TMAVĚ ŠEDÁ TL. 80mm - 97m²
- RAMPY - KAM. KOSTKY (Z. DL.) - 5m²
- HMATOVÉ PÁSY Z PROFILOVANÉ ZÁMK. DLAŽBY, BARVA ČERVENÁ (BÍLÁ) - 7m²
- CHODNÍK - ASFALT - 214m²
- CHODNÍK - DLAŽBA - 40m²
- VODIČÍ PROUŽEK š=25cm
- NEOPLOC. VEŘ. ZELENĚ - 1020m²
- Σ ZPEV. PLOCH BEZ OBRUBNÍKŮ - 1842m²

POZNÁMKA:
PODZEMNÍ VEDENÍ JSOU ZAKRESLENY POUZE ORIENTAČNĚ !!!

Investor: Thomex s.r.o. Dražbice 228, 533 33 Pardubice	Vypracoval: Ing. J. Bureš	Datum: 03/2024
ZTV A KOMUNIKACE PRO RD V LOKALITĚ Z1-1 V SOLNICI		Formát:
		Měřítko: 1:5000
SITUACE KOORDINAČNÍ		C.3